




- ODCINEK 15 - DZ. 568/2 NAWIERTKA 110/40 Z ZASUWA, PE 40 L=5,0 m + EC 40
- ODCINEK 19 - DZ. 596 NAWIERTKA 110/40 Z ZASUWA, PE 40 L=5,0 m + EC 40
- ODCINEK 20 - DZ. 568/3 NAWIERTKA 110/40 Z ZASUWA, PE 40 L=5,0 m + EC 40
- ODCINEK 21 - DZ. 596 NAWIERTKA 110/40 Z ZASUWA, PE 40 L=5,00 m + EC 40
- ODCINEK 22 - DZ. 596 NAWIERTKA 110/40 Z ZASUWA, PE 40 L=5,00 m + EC 40
- ODCINEK 23 - DZ. 596 NAWIERTKA 110/40 Z ZASUWA, PE 40 L=5,00 m + EC 40
- ODCINEK 24 - DZ. 571 NAWIERTKA 110/40 Z ZASUWA, PE 40 L=0,75 m + EC 40
- ODCINEK 25 - DZ. 572 NAWIERTKA 110/40 Z ZASUWA, PE 40 L=0,75 m + EC 40
- ODCINEK 26 - DZ. 596 NAWIERTKA 110/40 Z ZASUWA, PE 40 L=5,00 m + EC 40
- ODCINEK 27 - DZ. 620/2 NAWIERTKA 110/40 Z ZASUWA, PE 40 L=2,50 m + EC 40
- ODCINEK 28 - DZ. 596 NAWIERTKA 110/40 Z ZASUWA, PE 40 L=1,50 m + EC 40
- ODCINEK 29 - DZ. 596 NAWIERTKA 110/40 Z ZASUWA, PE 40 L=1,50 m + EC 40
- ODCINEK 30 - DZ. 596 NAWIERTKA 110/40 Z ZASUWA, PE 40 L=1,75 m + EC 40
- ODCINEK 31 - DZ. 621/3 NAWIERTKA 110/40 Z ZASUWA, PE 40 L=7,00 m + EC 40
- ODCINEK 32 - DZ. 622 NAWIERTKA 110/40 Z ZASUWA, PE 40 L=3,50 m + EC 40

LEGENDA:

- w 110 ISTNIĄCY WODOCIĄG W UL. CICHEJ
- PROJEKTOWANE PRZYŁĄCZE WODOCIĄGOWE
- ISTNIĄCA SIĘĆ KANALIZACJI SANITARNEJ W UL. CICHEJ
- PROJEKTOWANE PRZYŁĄCZE KANALIZACYJNE

NR STUDZ./ SREDNICA [mm]	RZEDNA DNA KANALIZACJI [m n.p.m.]	ZAGL. KANAL. [m]	ODCINEK PRZYŁĄCZA KANALIZACYJNEGO	SREDNICA PRZYŁ. [m]	DŁUGOŚĆ PRZYŁ. KANALIZ. [m]	RZEDN. WŁĄCZ. PRZYŁ. [m n.p.m.]
S 171 / 425	106,90 / 105,54	1,36	T 2 107,20 / 103,75 - S 16	0,16 / 1,5	8,0	105,40
S 167 / 425	106,95 / 105,79	1,16	S 107,21 / 103,80 - S 17	0,16 / 1,5	4,0	105,71
S 177 / 425	106,95 / 105,55	1,40	S 107,21 / 103,80 - S 18	0,16 / 1,5	8,0	105,41
S 18 / 425	107,30 / 104,00	3,30				
S 19 / 1000	107,00 / 105,86	1,14	S 19 - S 20	0,16 / 1,5	3,0	105,80
S 20 / 425	107,20 / 104,06	3,14	S 19 - S 21	0,20 / 0,5	12,0	104,00
S 21 / 600	107,00 / 104,25	2,75	S 21 - S 22	0,20 / 0,5	37,5	104,06
S 22 / 600	107,00 / 104,39	2,61	S 22 - S 23	0,20 / 0,5	26,5	104,25
S 23 / 600	107,00 / 105,29	1,71	S 22 - S 24	0,16 / 1,5	6,0	105,20
S 24 / 425	107,00 / 105,29	1,71	S 23 - S 25	0,16 / 1,5	6,0	105,20
S 25 / 425	106,85 / 105,65	1,20	S 107,09 / 104,21 - S 26	0,16 / 1,5	3,0	105,59
S 26 / 425	106,85 / 105,65	1,20	S 107,10 / 104,38 - S 27	0,16 / 1,5	3,0	105,60
S 27 / 425	107,00 / 105,33	1,67	S 107,07 / 104,46 - S 28	0,16 / 1,5	3,0	105,27
S 28 / 425	106,90 / 105,59	1,31	S 107,01 / 104,57 - S 29	0,16 / 1,5	4,0	105,51
S 29 / 425	106,90 / 105,27	1,63	S 107,01 / 104,57 - S 30	0,16 / 1,5	3,0	105,21
S 30 / 425	106,50 / 105,31	1,19	S 106,73 / 104,76 - S 31	0,16 / 1,5	4,0	105,23
S 31 / 425	106,75 / 104,80	1,95	S 106,73 / 104,76 - S 32	0,20 / 0,5	8,0	104,76
S 32 / 600	106,75 / 105,31	1,44	S 32 - S 33	0,16 / 1,5	4,0	105,23
S 33 / 425	106,85 / 104,84	2,01	S 32 - S 34	0,20 / 1,5	8,0	104,80
S 34 / 600	106,60 / 105,02	1,58	T 3 106,75 / 104,84 - S 35	0,16 / 1,5	4,0	104,94
S 35 / 425	106,60 / 105,17	1,43	S 106,73 / 104,98 - S 36	0,16 / 1,5	5,0	105,08
S 36 / 425	106,60 / 105,35	1,25	T 4 106,85 / 105,06 - S 37	0,16 / 1,5	5,0	105,26
S 37 / 425	106,60 / 105,42	1,18	S 106,94 / 105,14 - S 38	0,16 / 1,5	4,0	105,34
S 38 / 425						
622						

Mapa do celów projektowych
 Skala 1:500
 Obiekt: dz. 689, ul. Cicha
 Gmina: 141510_2, Rzekuń
 Obręb: 141510_2.0016, Rzekuń
 KERG: 19126-217/2012
 Układ współrzędnych prostokątnych płaskich: 2000
 Układ wysokości: Kronstadt 60
 Sekcja mapy: 7.191.26.01.4
 7.191.26.02.3
 7.191.26.07.1
 Mapa aktualna na dzień 24.12.2012

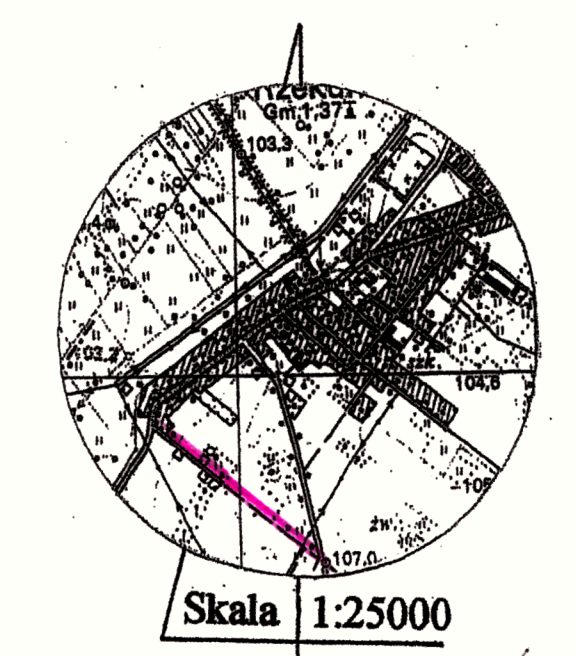

STAROSTWO POWIATOWE w Ostrołęce
 Powiatowy Ośrodek Dokumentacji Geodezyjnej i Kartograficznej
 19126-217/2012
 2012.12.23
 mgr inż. Grzegorz Terlikowski
 Urz. Nr 19425

USŁUGI GEODEZYJNE
 Grzegorz Terlikowski
 07-410 Ostrołęka, ul. Geodetów 8
 NIP 758-103-40-28 REGON 142832727
 tel. 608 948 241

GEODETA UPRAWNIONY
 mgr inż. Grzegorz Terlikowski
 07-410 Ostrołęka, ul. Geodetów 8
 tel. 608 948 241

PRZEDSIĘBIORSTWO PROJEKTOWO-WYKONAWCZE „SAN-INSTAL” SPÓŁKA CYWILNA 07-410 Ostrołęka, ul. Kościuszki 39/5, tel. 29-764-20-61		Skala: 1:500
Investor: Gmina Rzekuń 07-411 Rzekuń, ul. Kościuszki 33	Faza: P.T.	
Temat: Projekt budowlany przyłączy wodociągowych i kanalizacyjnych w ul. Cichej w Rzekuniu dz. nr 689, 591/5, 558, 591/4, 560, 591/1, 593, 561/2, 562/4, 562/6, 596, 752, 566, 567/1, 568/1, 568/2, 568/3, 569/5, 569/6, 569/8, 569/9, 571, 572, 620/1, 620/2, 620/13, 621/1, 621/3, 622		
Tytuł: Projekt zagospodarowania terenu		Data: 02.2013
Projektował: mgr inż. Bożena Godlewska, upr. bud. do projektowania, kierowania i nadzorowania bez ograniczeń w spec. sieci i instal. sanitarnych nr 113/90/Os	Nr rys.: 2	